


# Programa Nacional de Escuelas

Programa de Desarrollo de Recursos Físicos Educativos  
- Programa CAF 7908 -

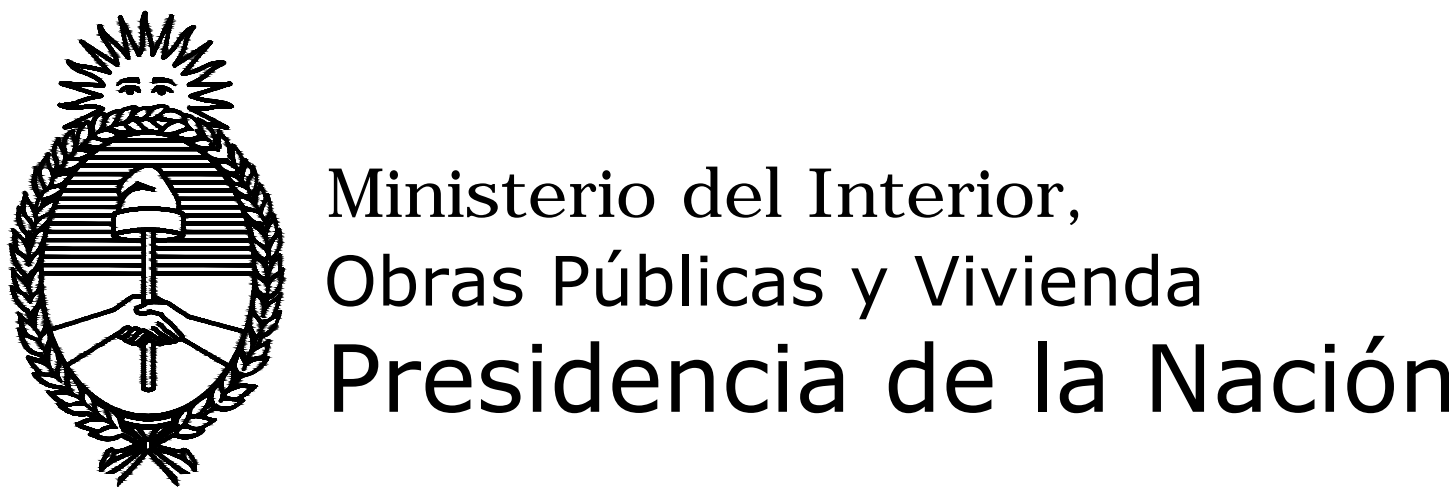

OBRA  
ESCUELA DE FORMACIÓN TÉCNICA PROFESIONAL Nº1

CUE

CUI

LOCALIZACION  
SAN ANTONIO DE ARECO

NOMBRE  
ESCUELA DE FORMACIÓN TÉCNICA PROFESIONAL Nº1

DOCUMENTACIÓN LICITATORIA  
NOTA: TODAS LAS MEDIDAS DEBERÁN SER VERIFICADAS EN OBRA

PLANO Nº  
SAA-IS1 INSTALACIÓN SANITARIA PLANTA BAJA

RESPONSABLE

ARCHIVO  
SAA-EET-IS-01-SAN-A3.dwg

ESCALA  
1:100

FECHA

FIRMA

MODIFICACIONES

FECHA  
OBSERVACIONES

FECHA  
OBSERVACIONES

FECHA  
OBSERVACIONES