

SUBSUELO BOCAS : 2  
MATAFUEGOS : 2

REFERENCIAS

MATAFUEGO ABC

MATAFUEGO BC

MATAFUEGO HALON

TABLERO ELECTRICO

HIDRANTE

NO USAR EN CASO DE INCENDIO

SALIDA EMERGENCIA

ALARMA DE INCENDIO

DETECTOR DE HUMO


LUZ DE EMERGENCIA

SECTORES Y RUTAS DE EVACUACION

ZONA EVACUACION

SALIDA EN CASO DE EVACUACION

RECORRIDO EN CASO DE EVACUACION

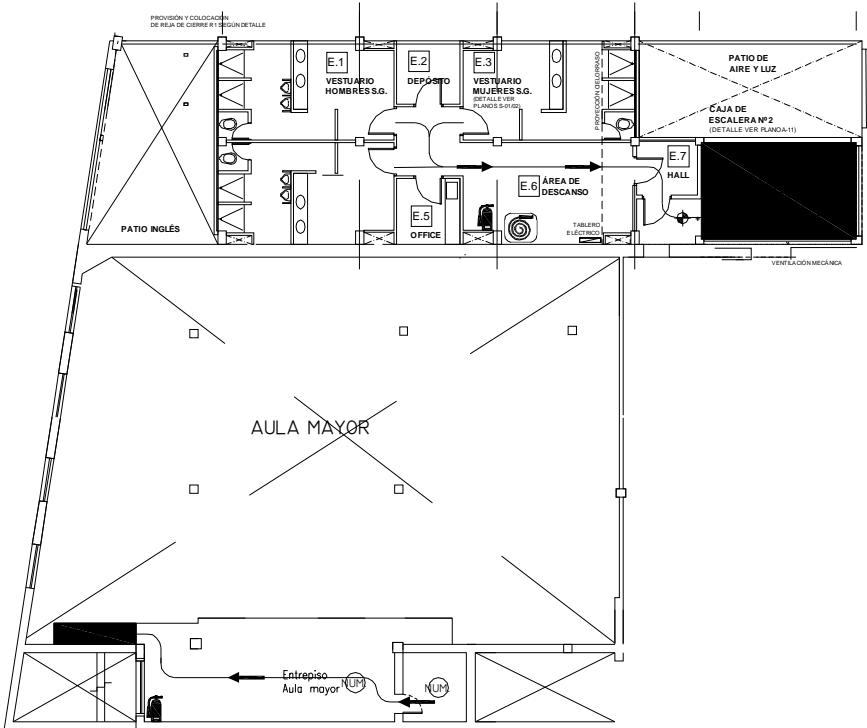

ENTREPISO S/PLANTA BAJA  
BOCAS : 1  
MATAFUEGOS : 2

CUMPLIMENTA CON LAS NORMAS DEL CODIGO CONSTRUCCION CABA ESTABLECIDAS PARA EL RUBRO EDUCACION:  
RIESGO DE FUEGO: 4  
CONDICION de CONSTRUCCION: C1  
CUMPLIMENTA CON LAS SIGUIENTES NORMAS DEL CODIGO CONSTRUCCION CABA NO EXIGIDAS PARA EL RUBRO EDUCACION:  
CONDICIONES GENERALES DE EXTINCION: E1

UNIVERSIDAD DE BUENOS AIRES  
SUBSECRETARÍA DE  
INFRAESTRUCTURA - UBA

FACULTAD DE PSICOLOGÍA  
Av. Independencia 3085  
PLANO  
Subsuelo y entrepiso s/PB  
ARCHIVO: PBI-Evacuación plantas [P].dwg

EVAC-01  
ESCALA 1:100  
FECHA Mayo 2016